

LEGENDE

- Bestand:
- Bestand Mischwasserkanäle
 - Trinkwasserleitung
 - Gasleitung
 - MS - Stromleitung
 - Erdkabel Antenne
 - NS - Stromleitung
 - Stadtbeleuchtung
 - Telekom
 - Gasleitung a.B.
 - Stutzen und Abzweige
- werden i. W. vor der Kanalbaumaßnahme umverlegt

Hinweis:
Der dargestellte Leitungsbestand entspricht den Angaben der Ver- und Entsorger. Inguitis übernimmt keine Gewähr für die Richtigkeit.

Zustandstexte für Kanäle und Leitungen nach ATV - M 143, Teil 2 / Arbeitshilfen Abwasser (Isybau)

1. Stelle (Zustandsgruppe) und 2. Stelle (Zustandsausprägung):
- A - (L,O,R,U) Abzweig
 - AU - (A,B,E,F,M,-) (L,O,R,U) Abzweig verschlossen
 - HG - (A,B,E,F,M,-) (L,O,R,U,-) Einragender Dichtring (%)
 - S- (L,O,R,U) Stutzen
 - SN - (A,B,E,F,M,-) (L,O,R,U) Stutzen nicht fachgerecht eingebaut
3. Stelle (Undichtigkeitsangaben):
- keine Angaben zur Undichtigkeitsmöglichkeit
4. Stelle (Lage im Profil, Sonstiges):
- L Linker Kämpfer
 - O Scheitel, oben
 - R Rechter Kämpfer

Planung:

- Neubau Mischwasserkanäle (Die Hausanschlusskanäle sind nicht dargestellt, werden aber mit erneuert)
- Rückbau Mischwasserkanäle einschließlich Schächte
- Schachtsanierung
- Baugrenzen Straßenplaner
- Neue Bordkante mit Schnittgerinne
- Neue Straßenabläufe (mit Zuleitung), nicht Gegenstand des BV


Quellen:

- * Bestandsplan AV "Untere Döllnitz", übergeben im Februar 2013
- * TV-Inspektion der Fa. Kanal-Türpe Döben GmbH & Co. KG, Januar 2012
- * Vermessung der Fa. Pleißner & Partner IB GmbH vom 14.04.2013

Höhenystem: HN76

Nr.	Art der Änderung	Datum	Unterschrift
1	gezeichnet	29.11.2013	J.Schmidt
2	geprüft	29.11.2013	J.Schmidt

Planung: Inguitis Ingenieurgesellschaft für Umwelttechnik und Infrastruktur mbH Querstraße 18, 04103 Leipzig Tel.: 0341/2 69 65-0, Fax: 0341/2 69 65 65 E-Mail: info.leipzig@ingutis.de	Datum Unterschrift
Auftraggeber: Abwasserverband Untere Döllnitz Mannschätzer Str.38 04758 Oschatz	Projekt-Nr.: 2
Vorhaben: Oschatz, Am Mühlgraben, Badergasse, An der Döllnitz	Anlage: 2 Plan-Nr.: 1
Planinhalt: Lageplan	Maßstab: 1 : 250
Leistungsphase: Ausschreibung	Freigabevermerk:

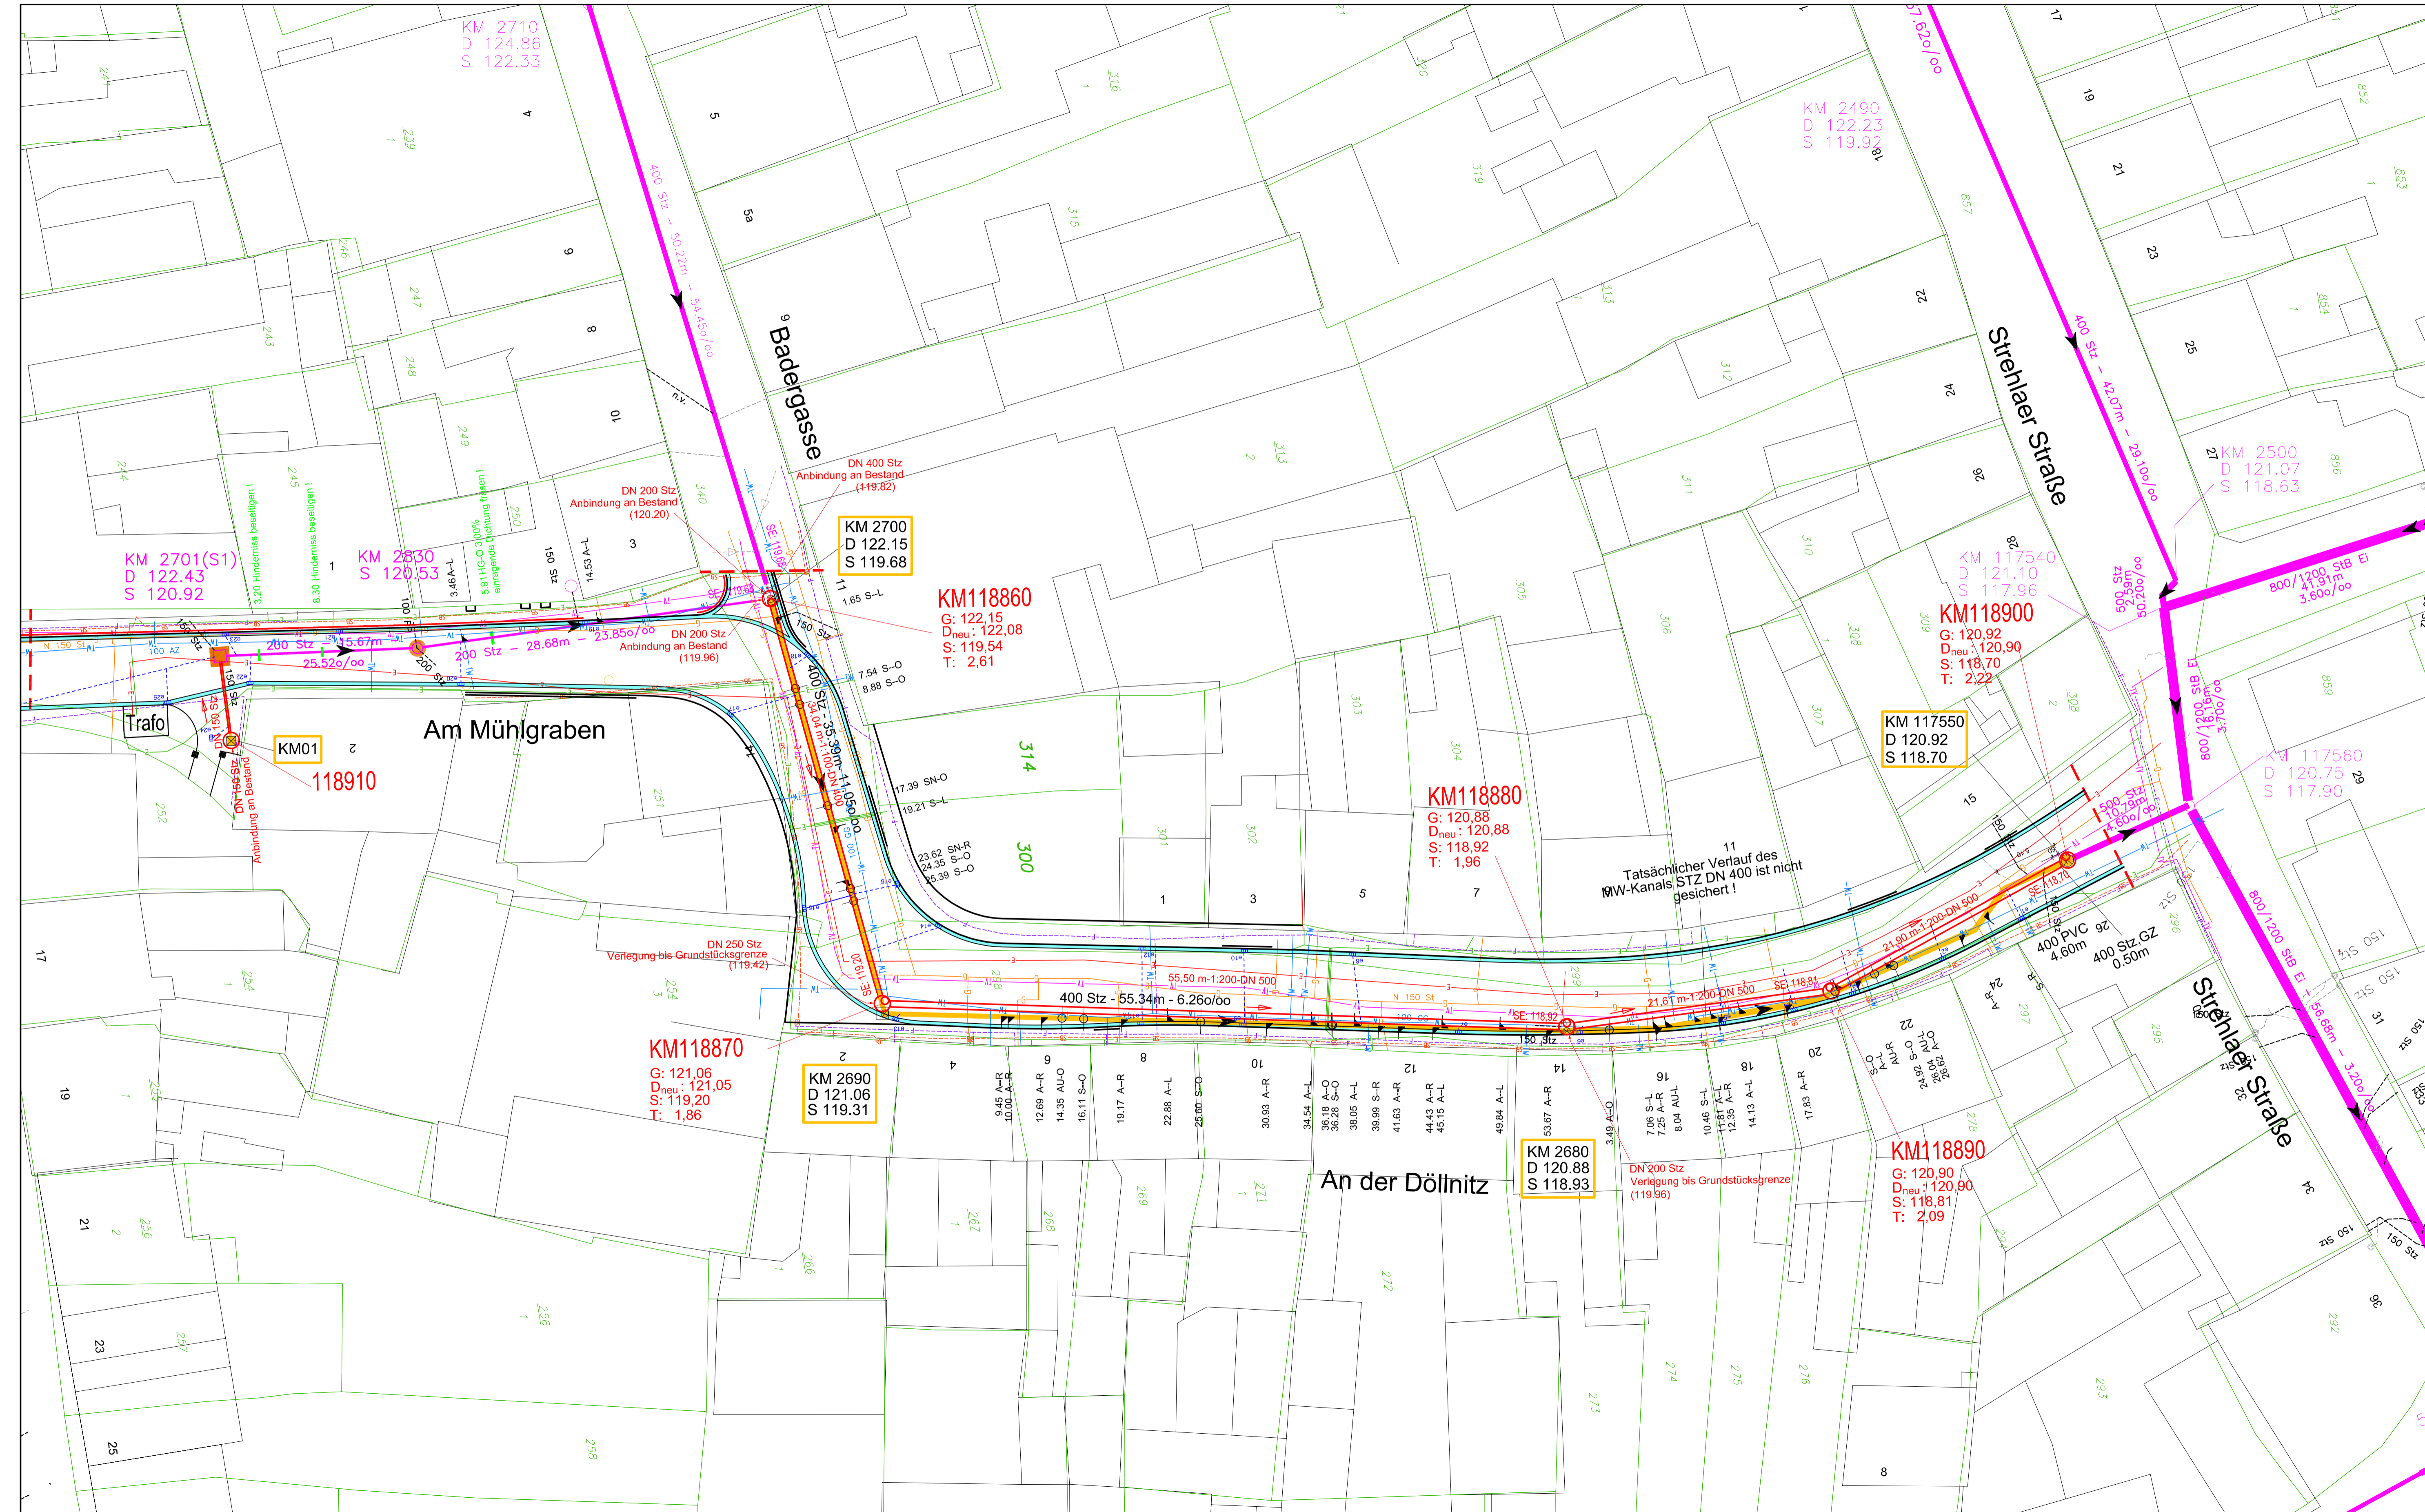

D:\Users\schmidt\Documents\AUTOCAD\2013\AV-OSCHATZ\AV-OSCHATZ-2 - AV - LAGEPLAN - BESTAND UND BAUVERNEHMUNG.dwg